

AGGIORNAMENTO PROGETTO ESECUTIVO

Rigenerazione dell'Impianto Sportivo di Bagnolo di Po ai fini della pratica sportiva e dell'inclusività degli spazi mediante rifacimento degli spogliatoi e delle aree pertinenziali esterne.

Committente:

Comune di Bagnolo di Po
 Piazza Marconi, 159
 45022 Bagnolo di Po - RO

Data:

Ottobre 2022
 Rev.01

Elaborato:

A10
 Stato di progetto - Planimetria sottoservizi


PROGETTISTA OPERE ARCHITETTONICHE

Arch. Monica Bagatin



 




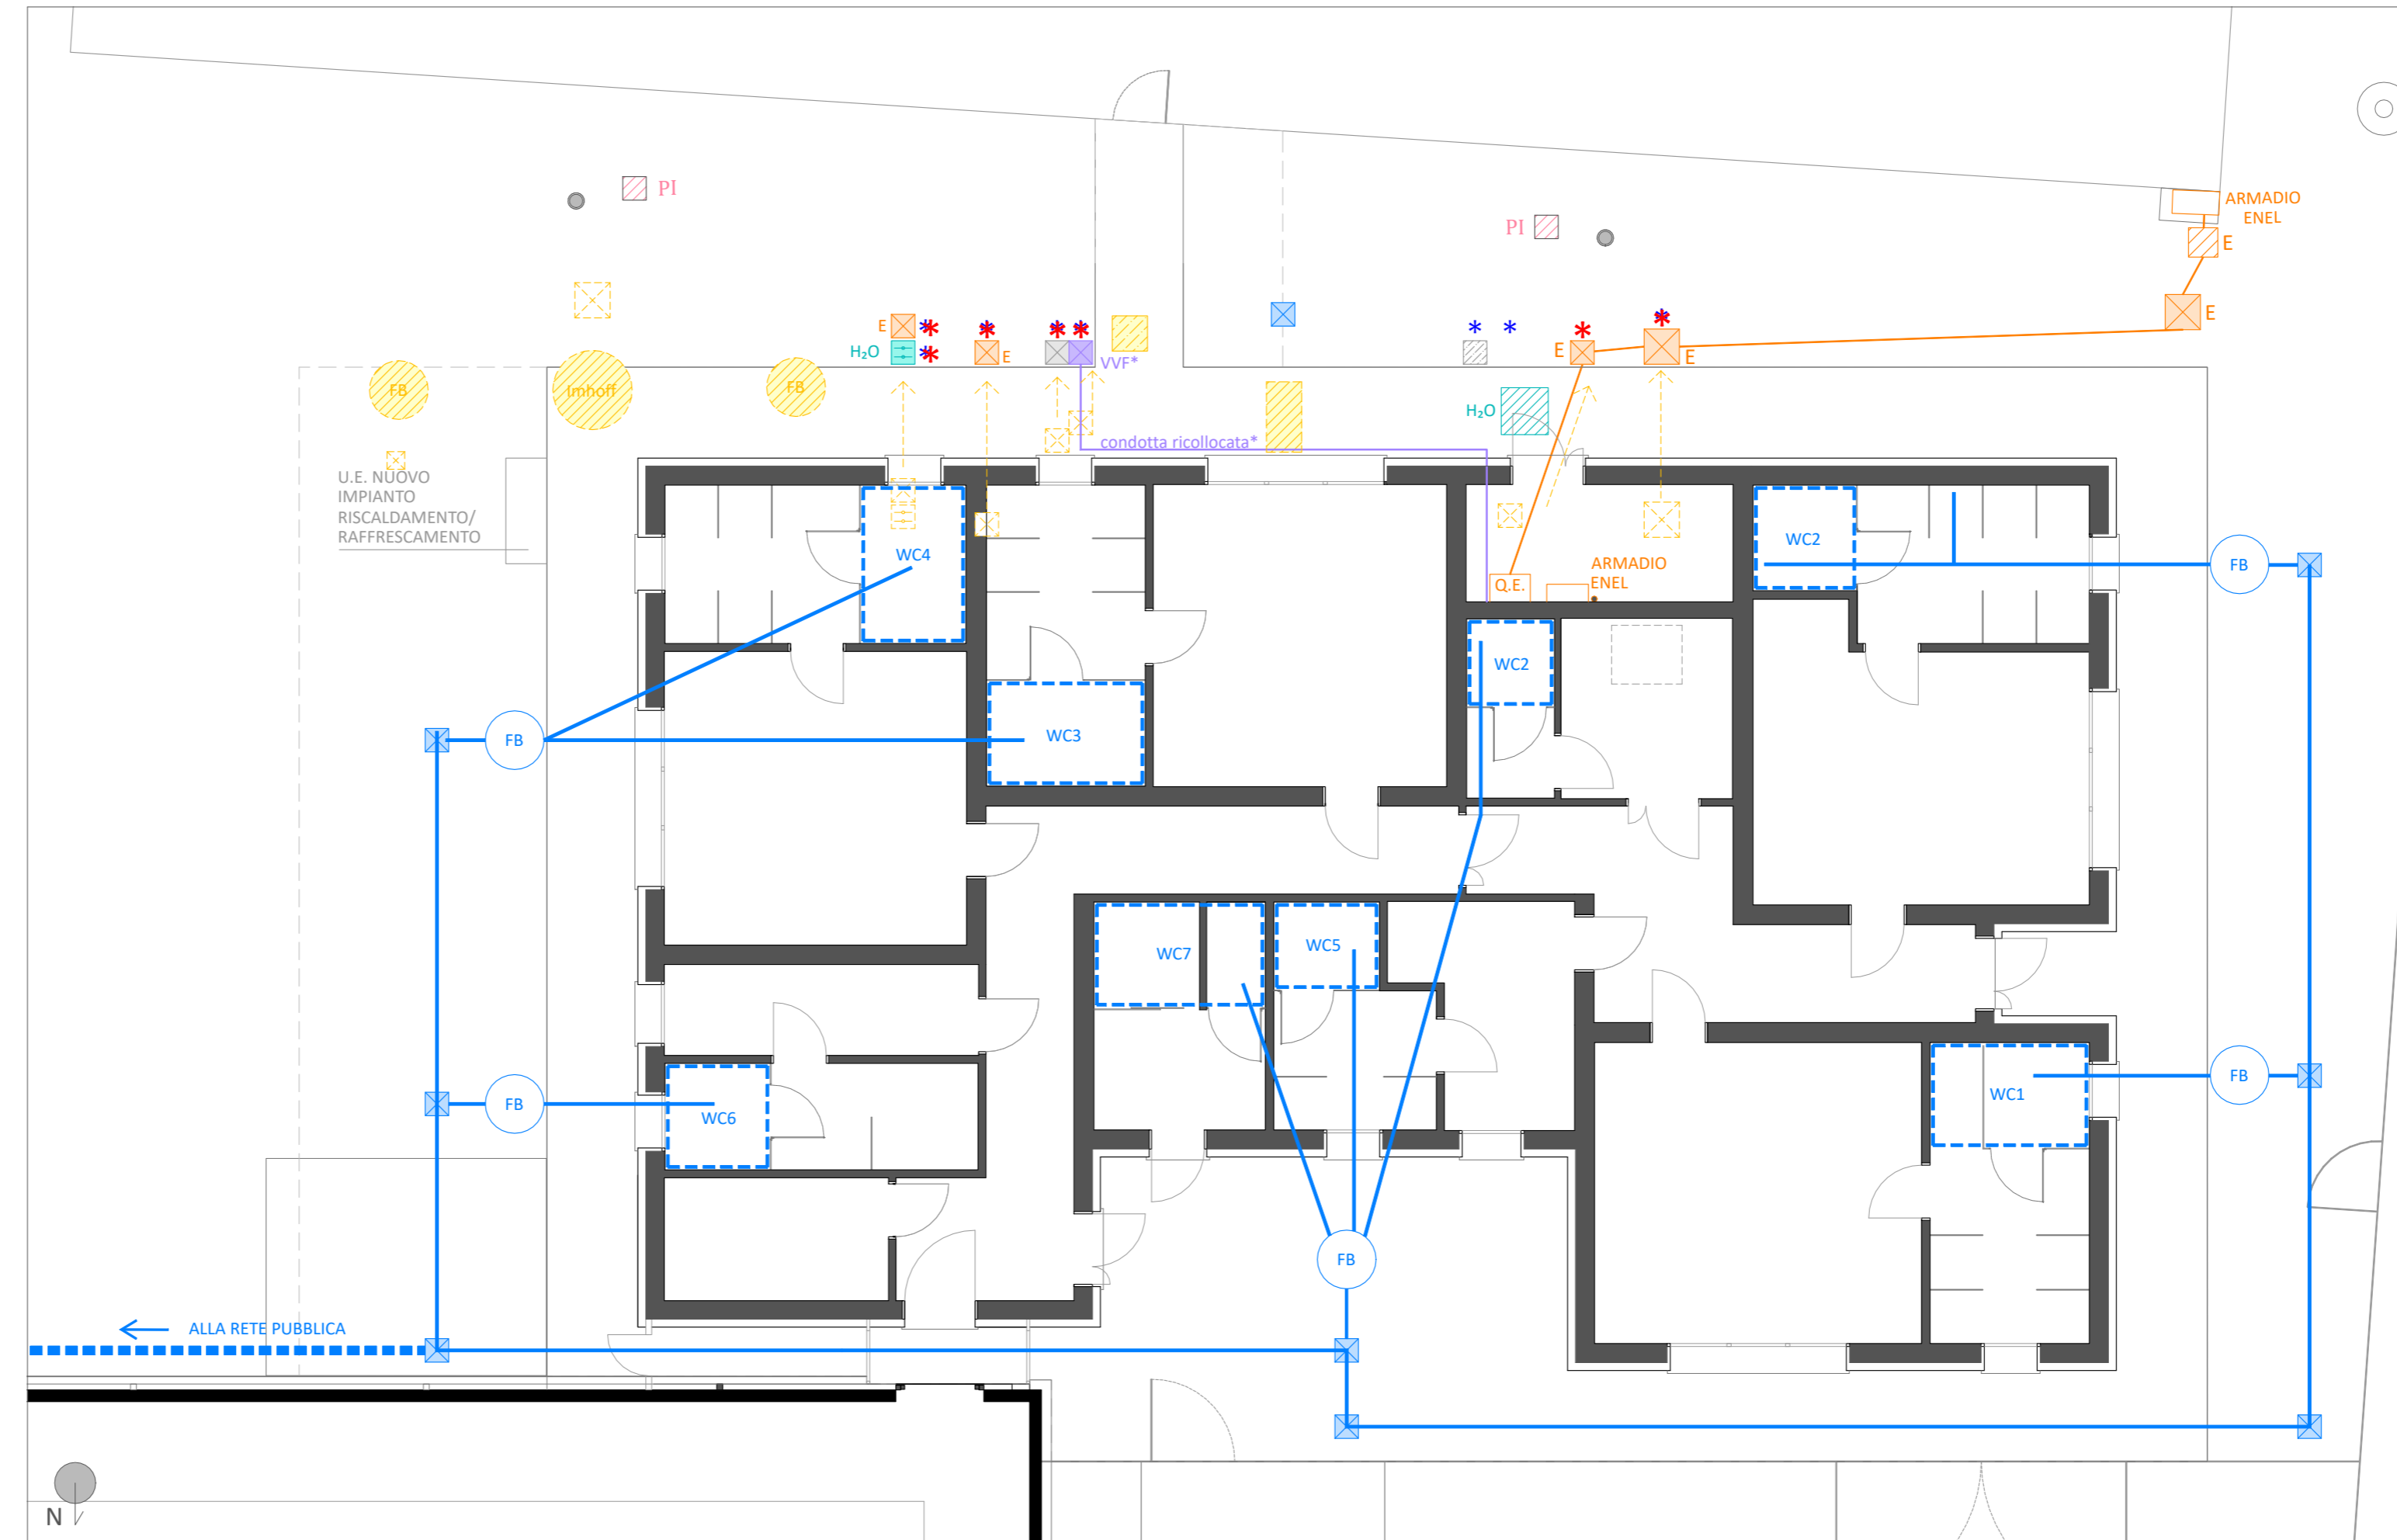

 






Ordine degli Architetti e P.P.C. di Rovigo n. 377
 Corso del Popolo 84 - 45100 Rovigo
 monica.bagatin@archiworldpec.it

RESPONSABILE DEL PROCEDIMENTO

Geom. Riccardo RESINI



Planimetria - scala 1:100

-  Palo illuminazione
- RETE FOGNARIA di PROGETTO**
-  Condotta rete fognaria principale (ipotizzata)
-  Condotta rete fognaria di progetto PVC Ø160
-  Fossa biologica Ø100 H100 cm
-  Pozzetto di raccolta ed ispezione in cls 40x40 cm
-  Sottoservizi da rimuovere
-  Sottoservizi da ricollocare
- SOTTOSERVIZI ESISTENTI:**
- RETE DISTRIBUZIONE IDRICA**
-  Pozzetto adduzione acque per irrigazione
-  Irrigazione campi punto idrico esterno
- RETE IMPIANTO ANTINCENDIO**
-  Impianto per sistema antincendio
-  Pozzetto
- RETE DISTRIBUZIONE ENERGIA ELETTRICA**
-  Impianto elettrico
-  Pozzetto con coperchio in c.a.v.
-  Pozzetto con coperchio in lamiera
- ALTRI SOTTOSERVIZI**
-  Pozzetto con coperchio in c.a.v.
-  Pozzetto con coperchio in lamiera